



REVIZNÍ ŠACHTA 1 : 20

Řez A - A

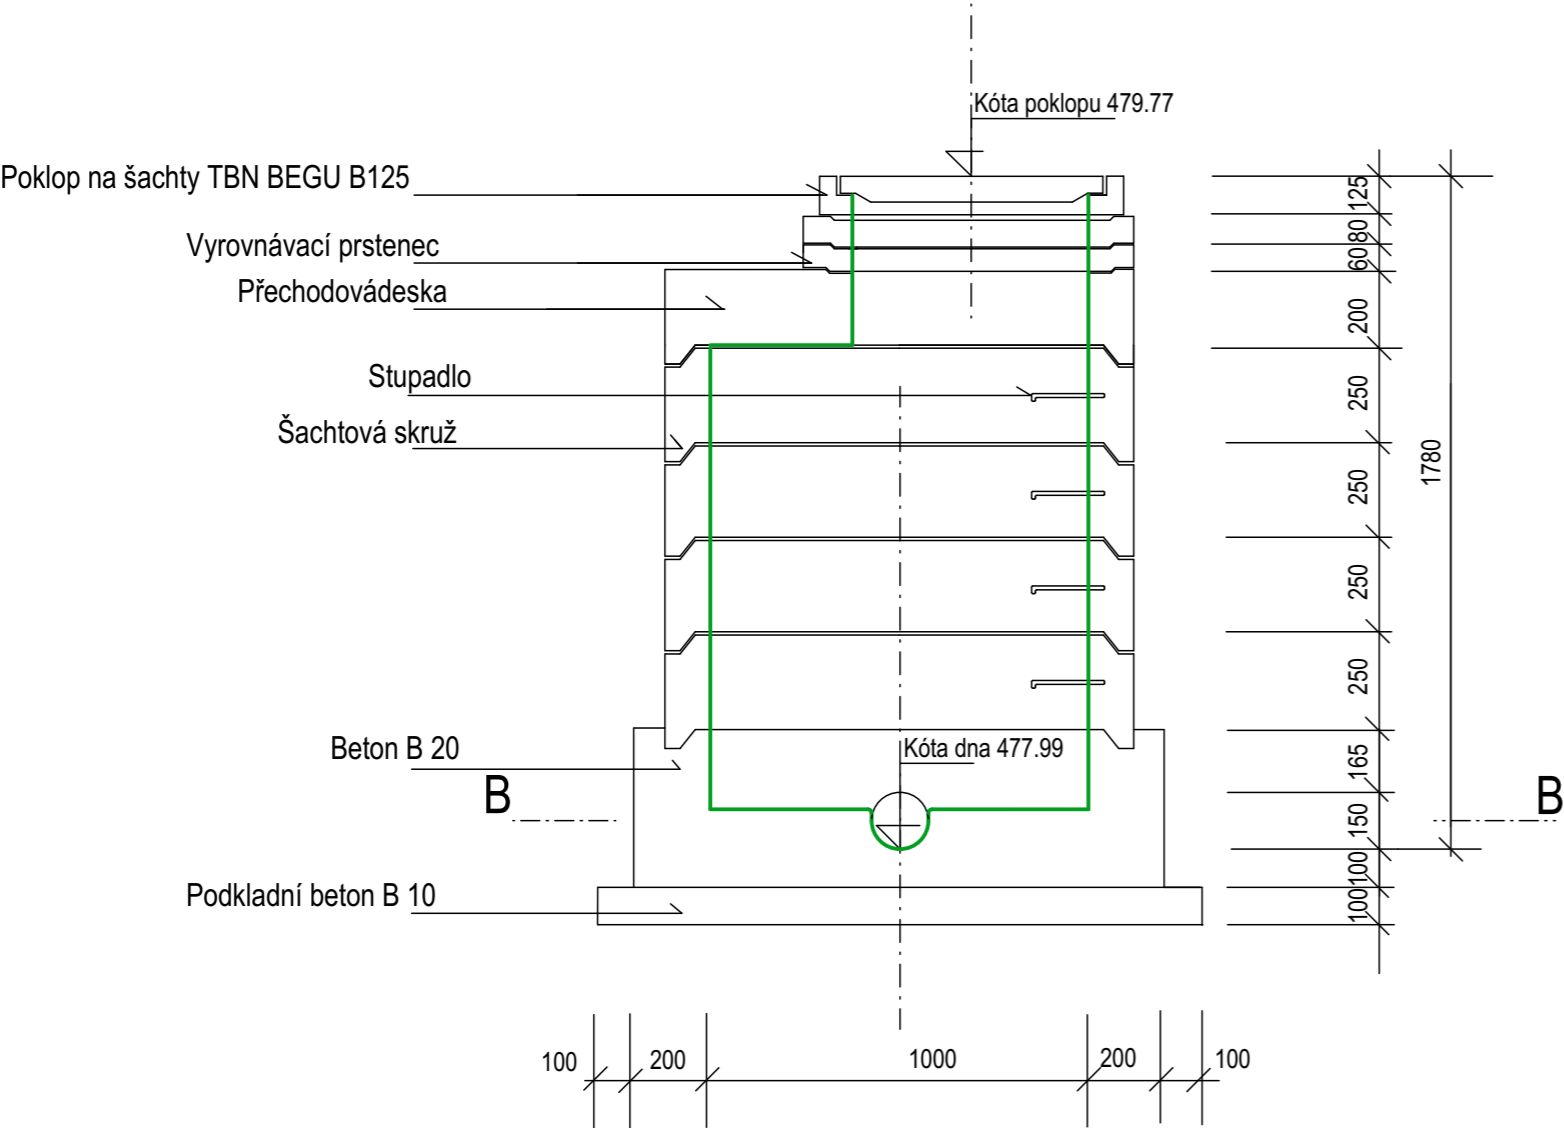

Řez B - B

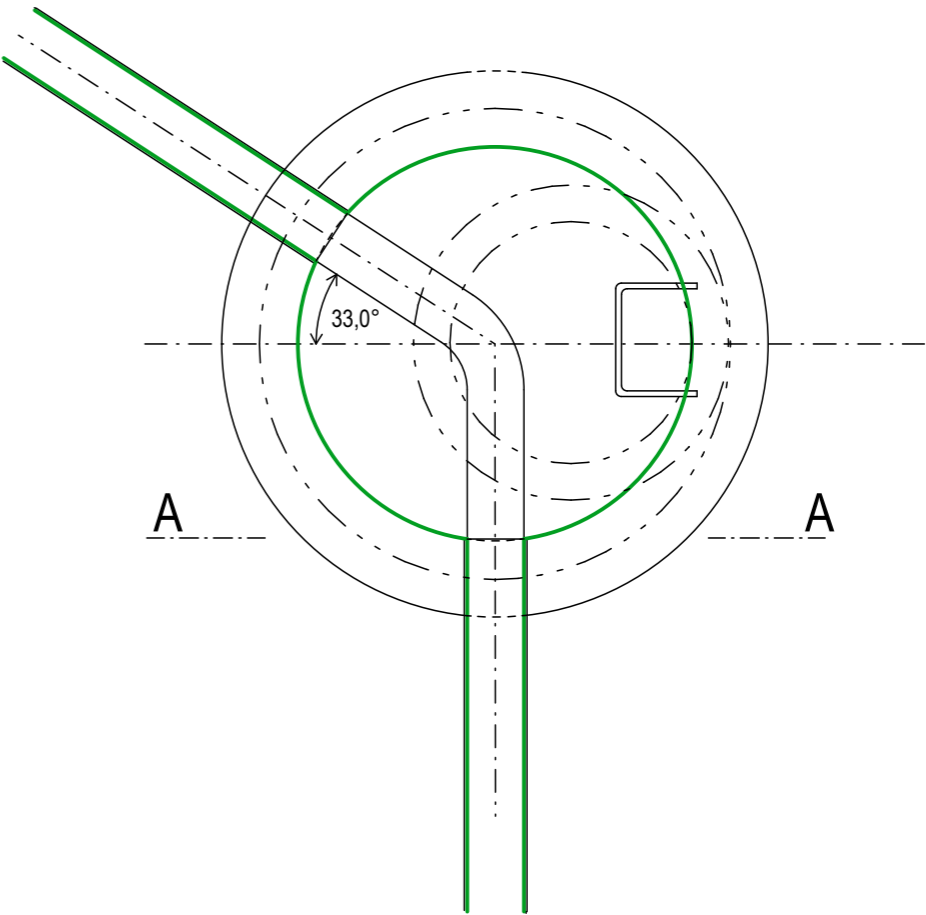

±0,000 = 480,0 m/m. B.p.v.

ZPRACOVATEL: ARCHITEKTONICKÉ STUDIO HYSEK, s.r.o. Jiráskovo náměstí 18, 326 00 Plzeň, tel.: 377 455 722 e-mail: arch@studiohysek.cz, web: studiohysek.cz		
ZPRACOVATEL: MĚSTO TACHOV Hornická 1695, 347 01 Tachov, tel.: 374 774 111 web: tachov-mesto.cz		
VED. PROJEKTANT:	ING. ARCH. OLDŘICH HYSEK	STUPEŇ: DUR+DSP
PROJEKTANT ČÁSTI:	ING. HELENA ANDĚLOVÁ	DATUM: 11/2023
AKCE:	DĚTSKÁ SKUPINA TACHOV	FORMÁT: 2x A4
ČÁST:	D.5.02 SO-12 PŘÍPOJKA SPLAŠKOVÉ KANALIZACE	MĚŘÍTKO: 1:250
OBSAH:	SITUACE 1:250	PARÉ: <div>Č.VÝKR. 04</div>