

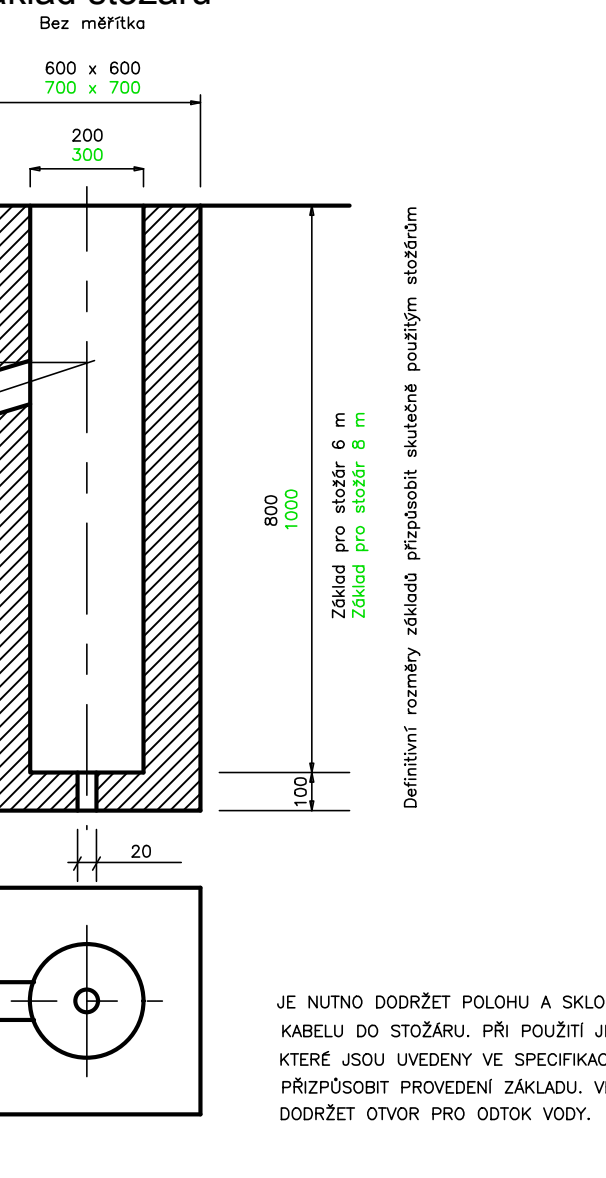


Základ stožáru

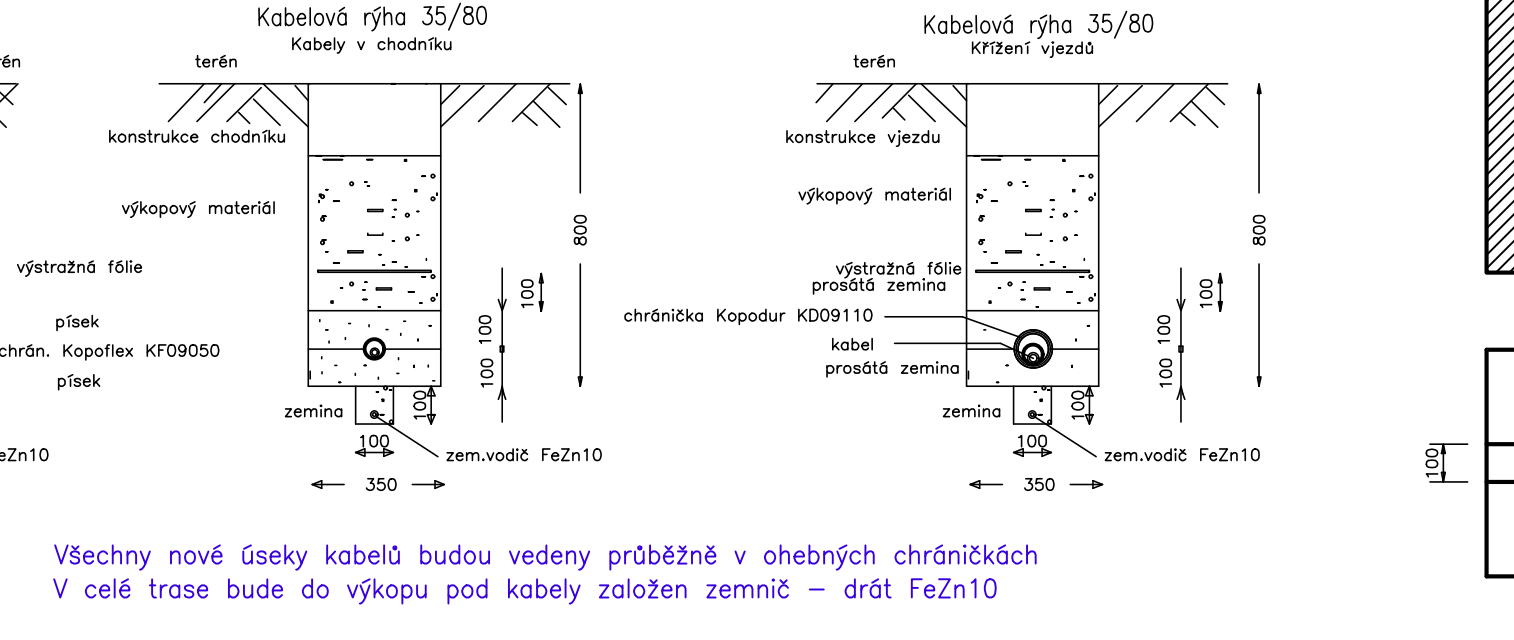

Vzorové řezy kabelovou trasou

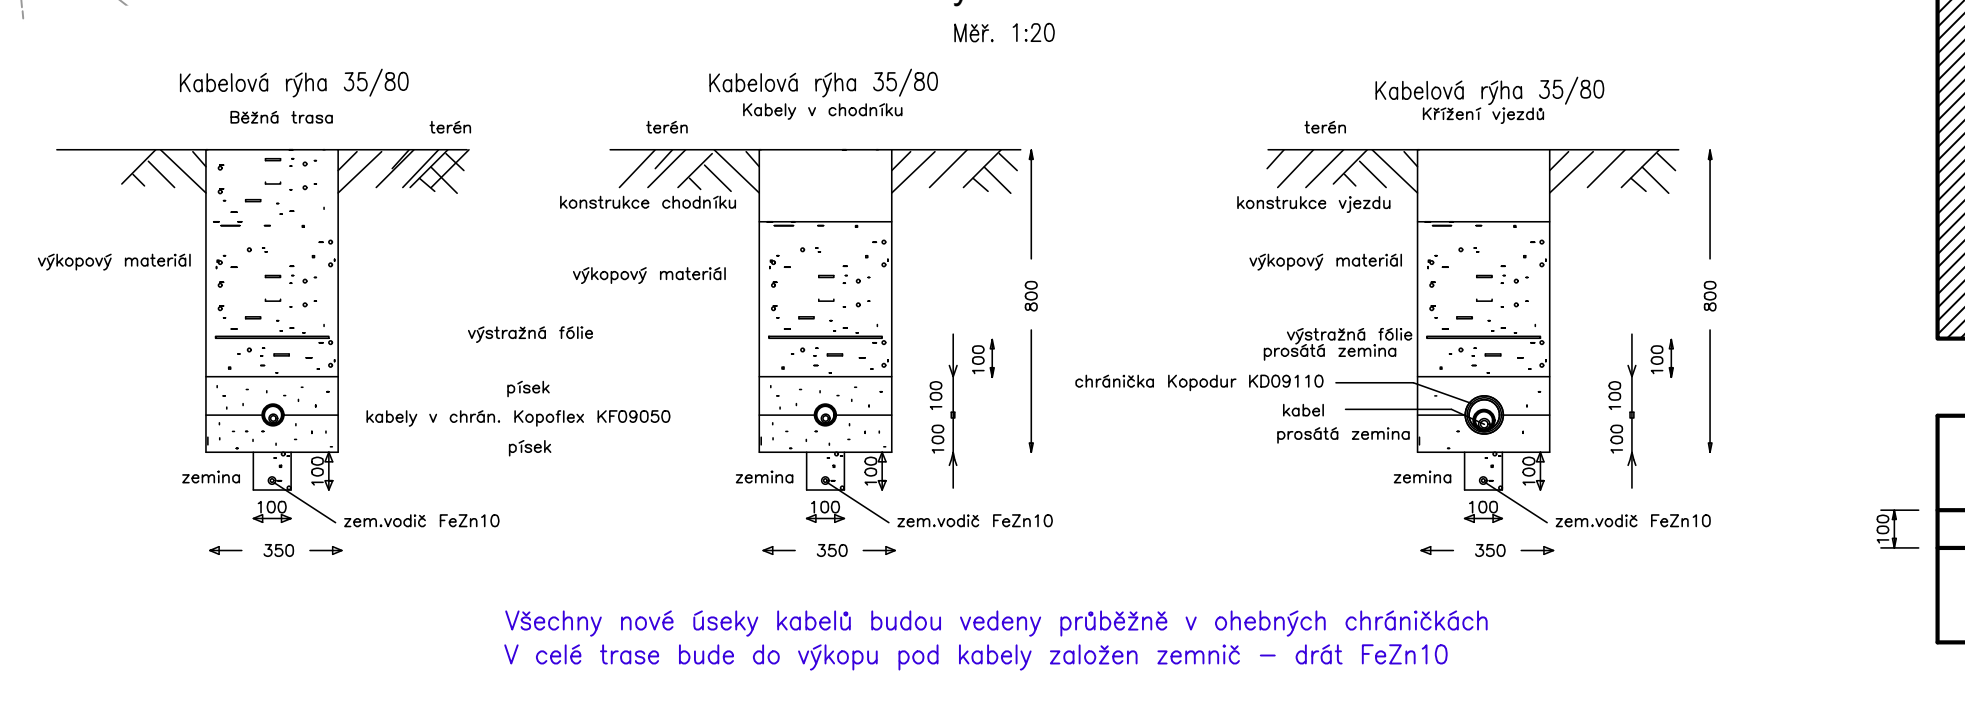

Všechny nové úseky kabelů budou vedeny průběžně v ohebných chráničcích
V celé trase bude do výkopu pod kabely založen zeminč – drát FeZn10

LEGENDA VO

- nový osvětlovací bod
- stožár sadový, žárově zinkovaný, 6 m
- svítidlo LED, BARA E 1C2.20-2770-ME
- nový osvětlovací bod – ocelový stožár 8 m, výložník 1 m, svítidlo BARA E 1C2.40-2770-ME ze stávajícího demontovaného stožáru
- nové kabely VO – smyčka CYKY(J) 4x10
- stávající vedení VO rušené
- stávající vedení VO ponechané
- pevná chránička
- stávající osvětlovací bod ponechaný
- stávající osvětlovací bod rušený

DŮLEŽITÉ UPOZORNĚNÍ :

Před zahájením zemních prací je bezpodmínečně nutné, aby dodavatel zajistil přesné vytyčení všech podzemních sítí od jednotlivých správců. Zemní práce pak v místech křížení nebo souběhu s těmito sítěmi je nutné provádět ručně, se zvýšenou opatrností a za odborného dozoru správce.
Podzemní vedení jsou zakreslena v tomto výkresu pouze orientačně!
Ověřené průběhy sítí jednotlivých správců jsou uloženy u gen. projektanta.
Uložení kabelů, souběhy a křížení s ostatními sítěmi dle ustanovení ČSN 73 6005 Prostorové uspořádání sítí technického vybavení

Nedvěd s.r.o.
DPROJEKT PLZEŇ, PROJEKTOVÁ KANCELÁŘ
KOTEROVSKÁ 177, 326 00 PLZEŇ

VEDOUČÍ PROJEKTU:	Ing. Václav LACYK	RAZÍTKO
KRAJ:	PLZEŇSKÝ	OBEC. ÚRAD. TACHOV
OBJEDNATEL:	MĚSTO TACHOV	
TACHOV Chodník v ulici Na Stráni, p.p.č. 476/1, k.ú. Tachov		SOUBOR DATUM 08/2020 STUPĚŇ PDPS ZMĚNA Č.

GEN.PROJEKTANT	ODP.PROJEKTANT	VYPRACOVAL	KONTROLA	
D Projekt Plzeň	Ing. Josef Mottl	Ing. Josef Mottl		
Akce				
TACHOV				
Chodník v ulici Na Stráni, p.p.č. 476/1, k.ú. Tachov				
Část	SO 411 VEŘEJNÉ OSVĚTLENÍ			DATUM 08/2020
				STUPĚŇ PDPS
				Č.ZAKÁZKY 2028
Příloha	SITUACE			Měřítko 1 : 250
				Č. přílohy 2